


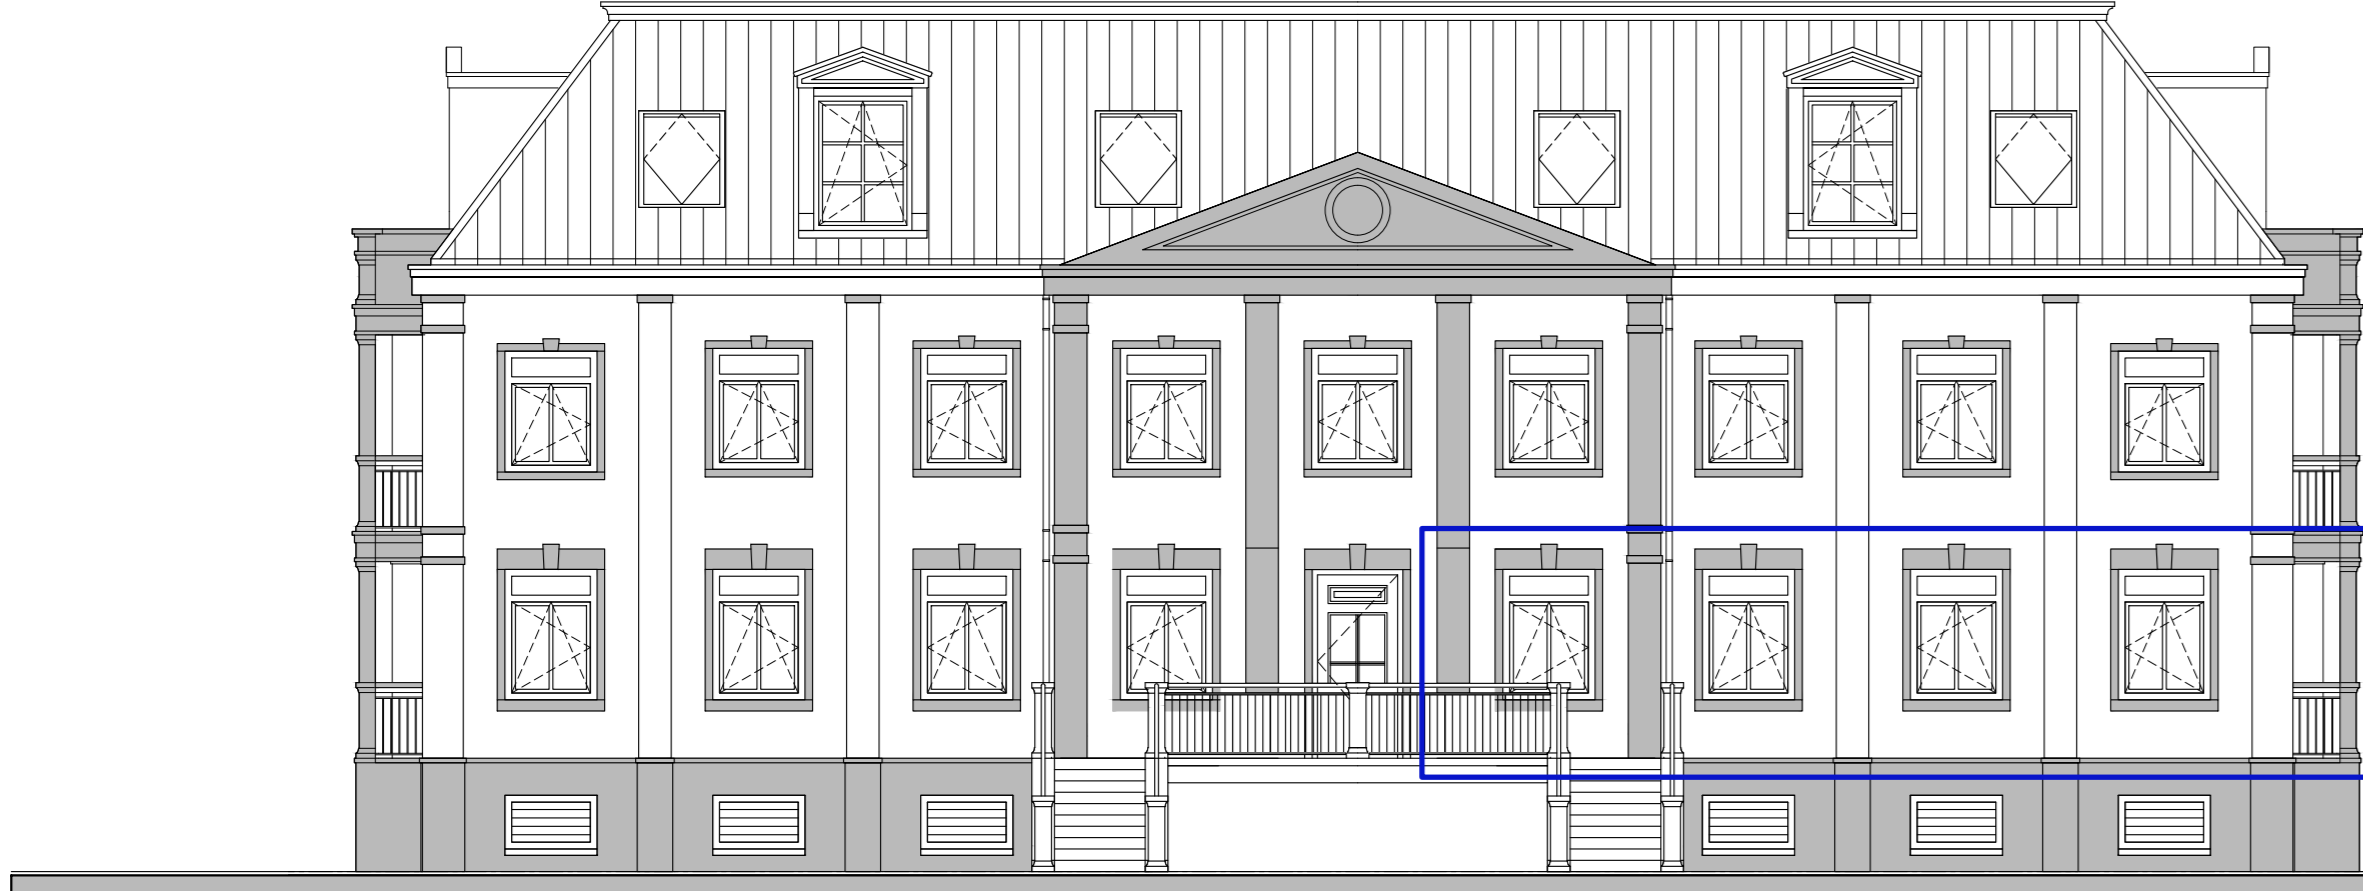


Voorgevel - 1:100




Zijgevel Rechts - 1:100



Achtergevel - 1:100

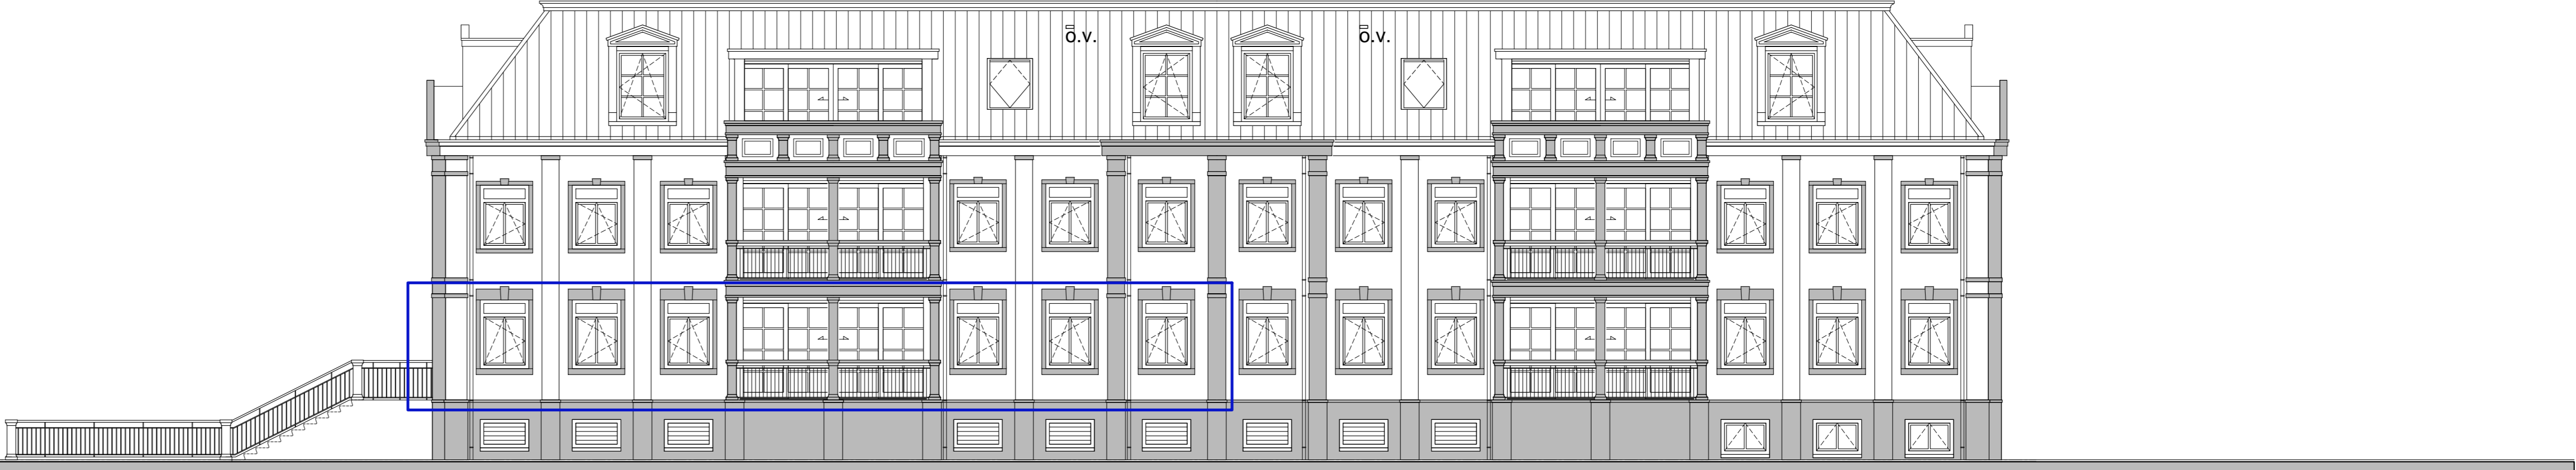


Zijgevel Links - 1:100

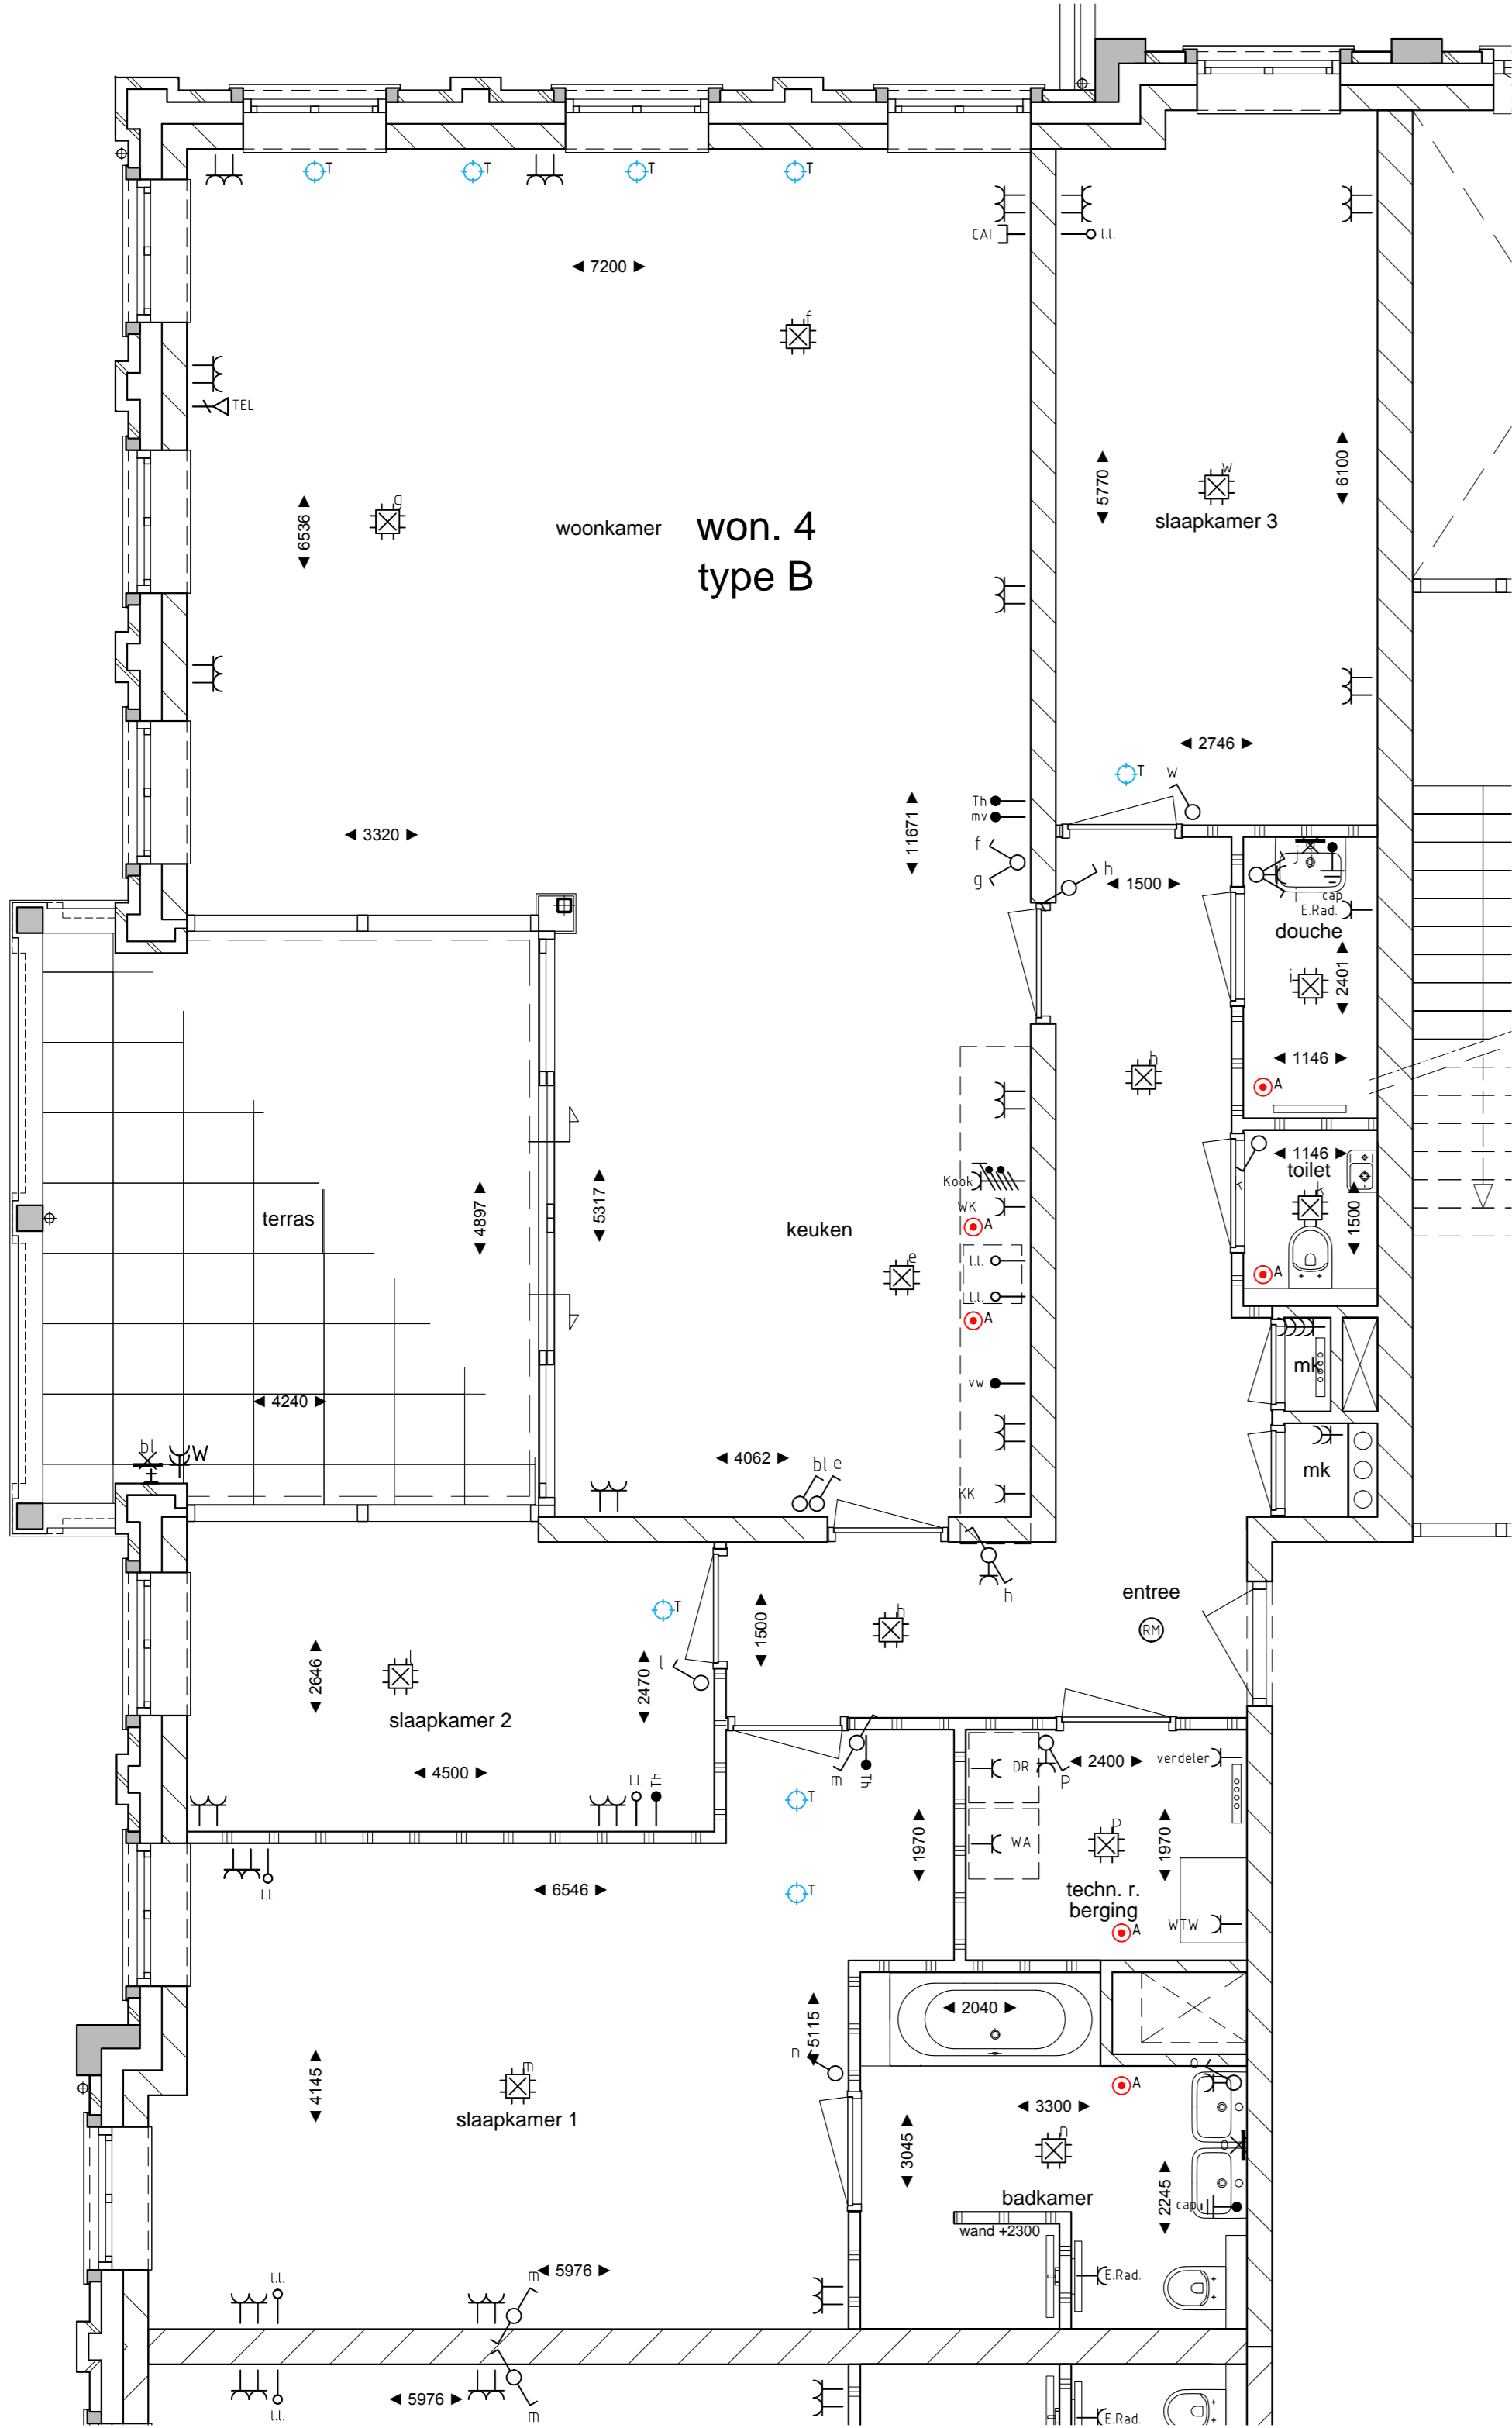


Plattegrond - 1:50
Laag 1

Renvooi


Symbol	Omschrijving
	Aansluitpunt licht, op wand
	Aansluitpunt licht, op plafond
	Aansluitpunt telefoon
	Rookmelder
	Centraal aansluitpunt
	Centraal aansluitpunt met lichtpunt
	Drukknop
	Enkelpolige schakelaar met wandcontactdoos
	Intercom videofoon
	Schakelaar, 1-polig
	Schakelaar, serie-
	Schakelaar, wand-
	Thermostaatbedrijf, bedraad
	Verdeelkast
	Wandcontactdoos 1-voudig met beschermingscontact
	Wandcontactdoos 2-voudig met beschermingscontact
	Wandcontactdoos 2-voudig met beschermingscontact
	Wandcontactdoos 2-voudig met beschermingscontact in 2 inbouwdozen
	Wandcontactdoos 4-voudig met beschermingscontact
	Wandcontactdoos met serieschakelaar
	Wandcontactdoos met serieschakelaar
	Wandcontactdoos voor TV-antenne
	Wandcontactdoos, perlex
	Buitenkraan
	Droogautomaat
	Elektrische radiator
	Koelkast
	Kooktoestel
	Vloerverwarming-verdelers
	Wasmachine
	Wasmachine
	WTW unit
	Overstort
	Toevoerventilatie mechanische ventilatie
	Afvoerventilatie mechanische ventilatie
	Hemelwaterafvoer
	Gasbeton
	Metselwerk
	Kalkzandsteen
	Beton

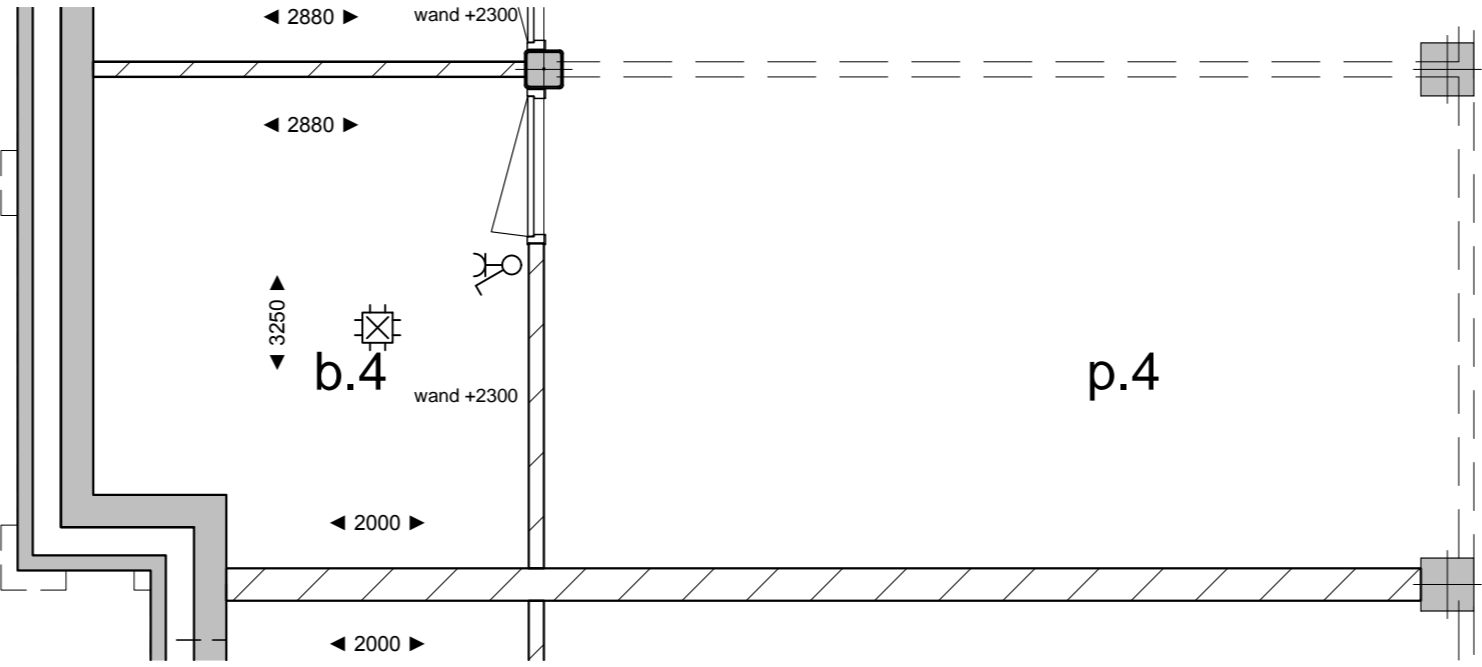


Berging parkeerplaats - 1:50
Laag 0

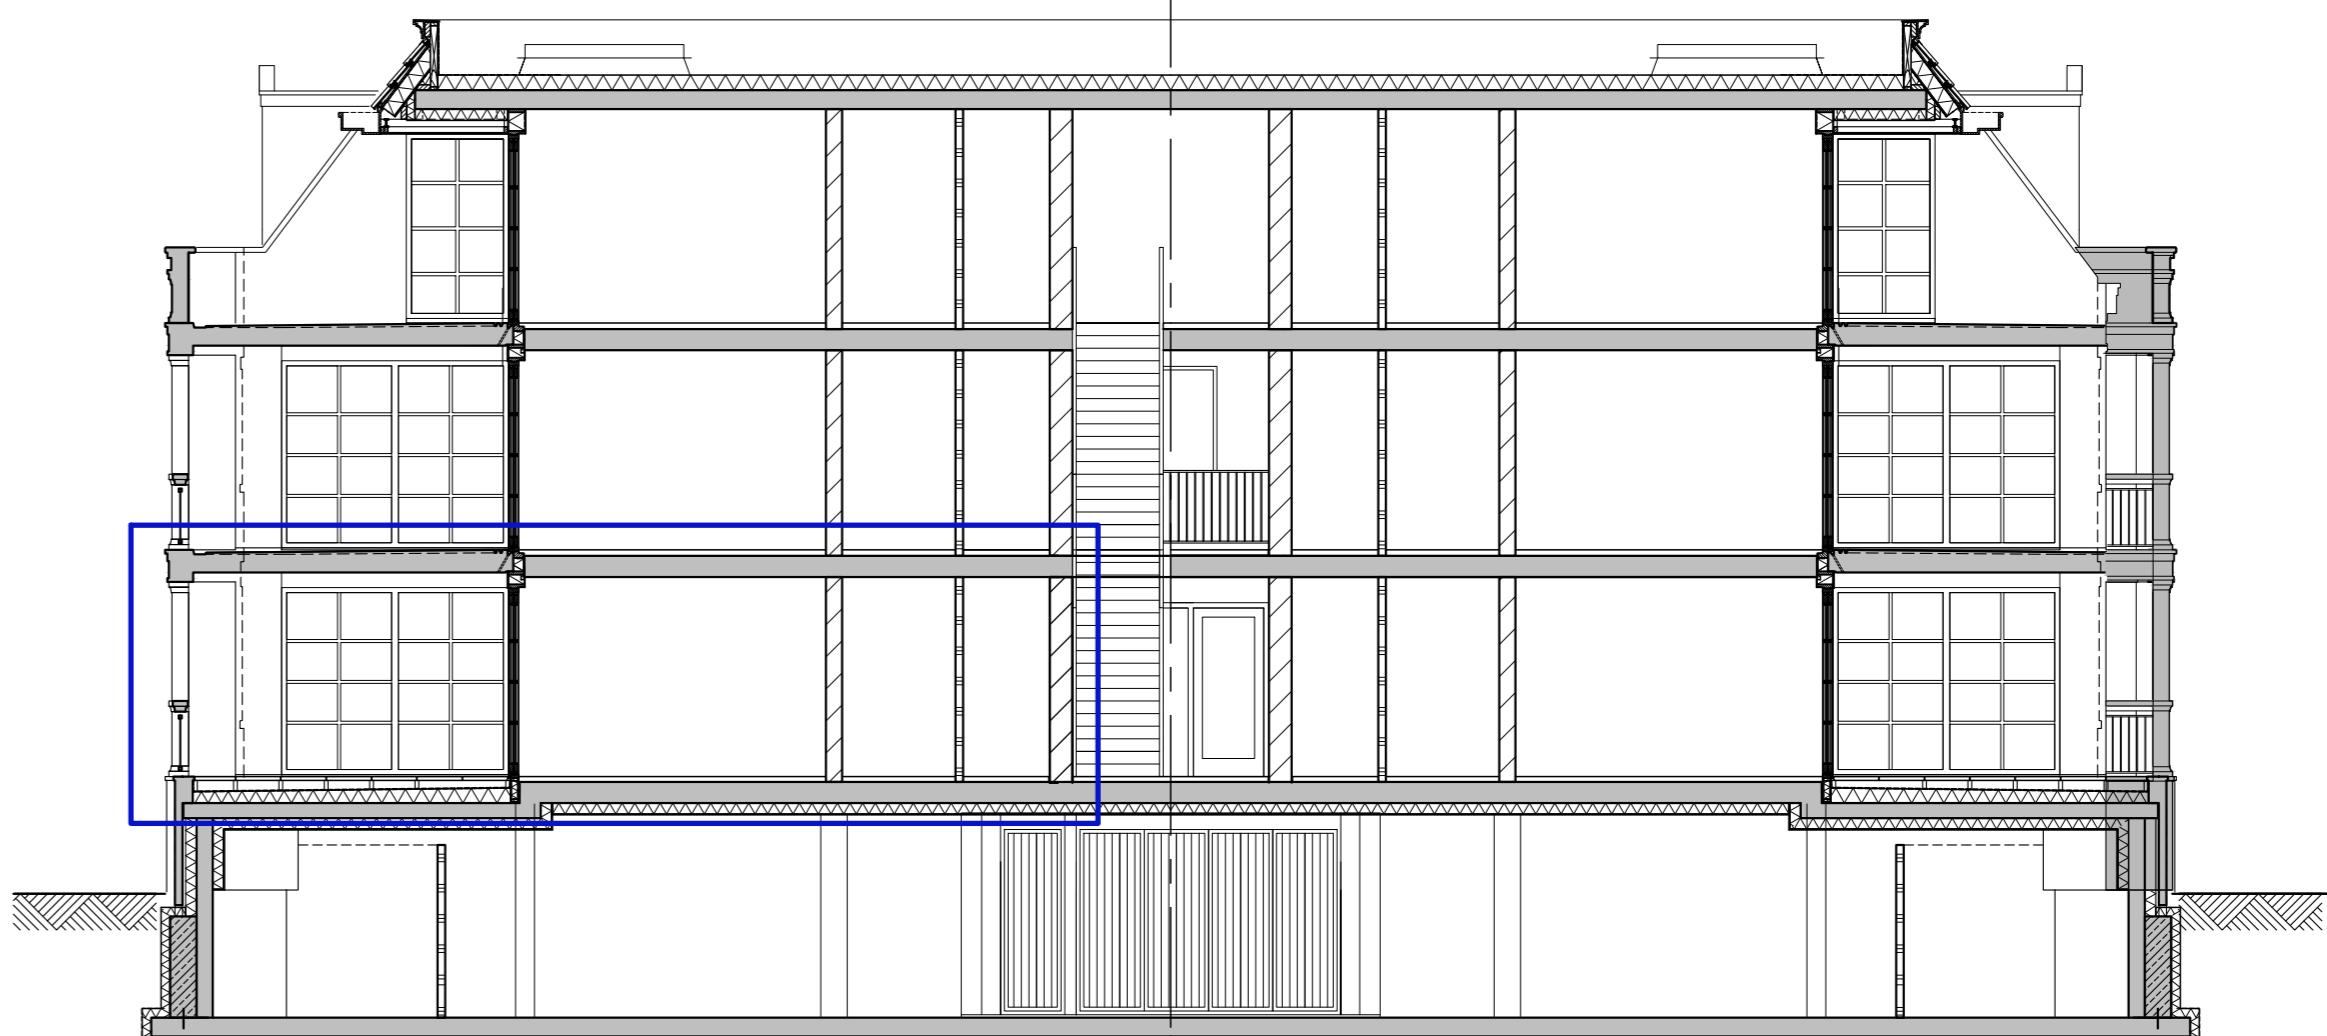


Doorsnede - 1:100

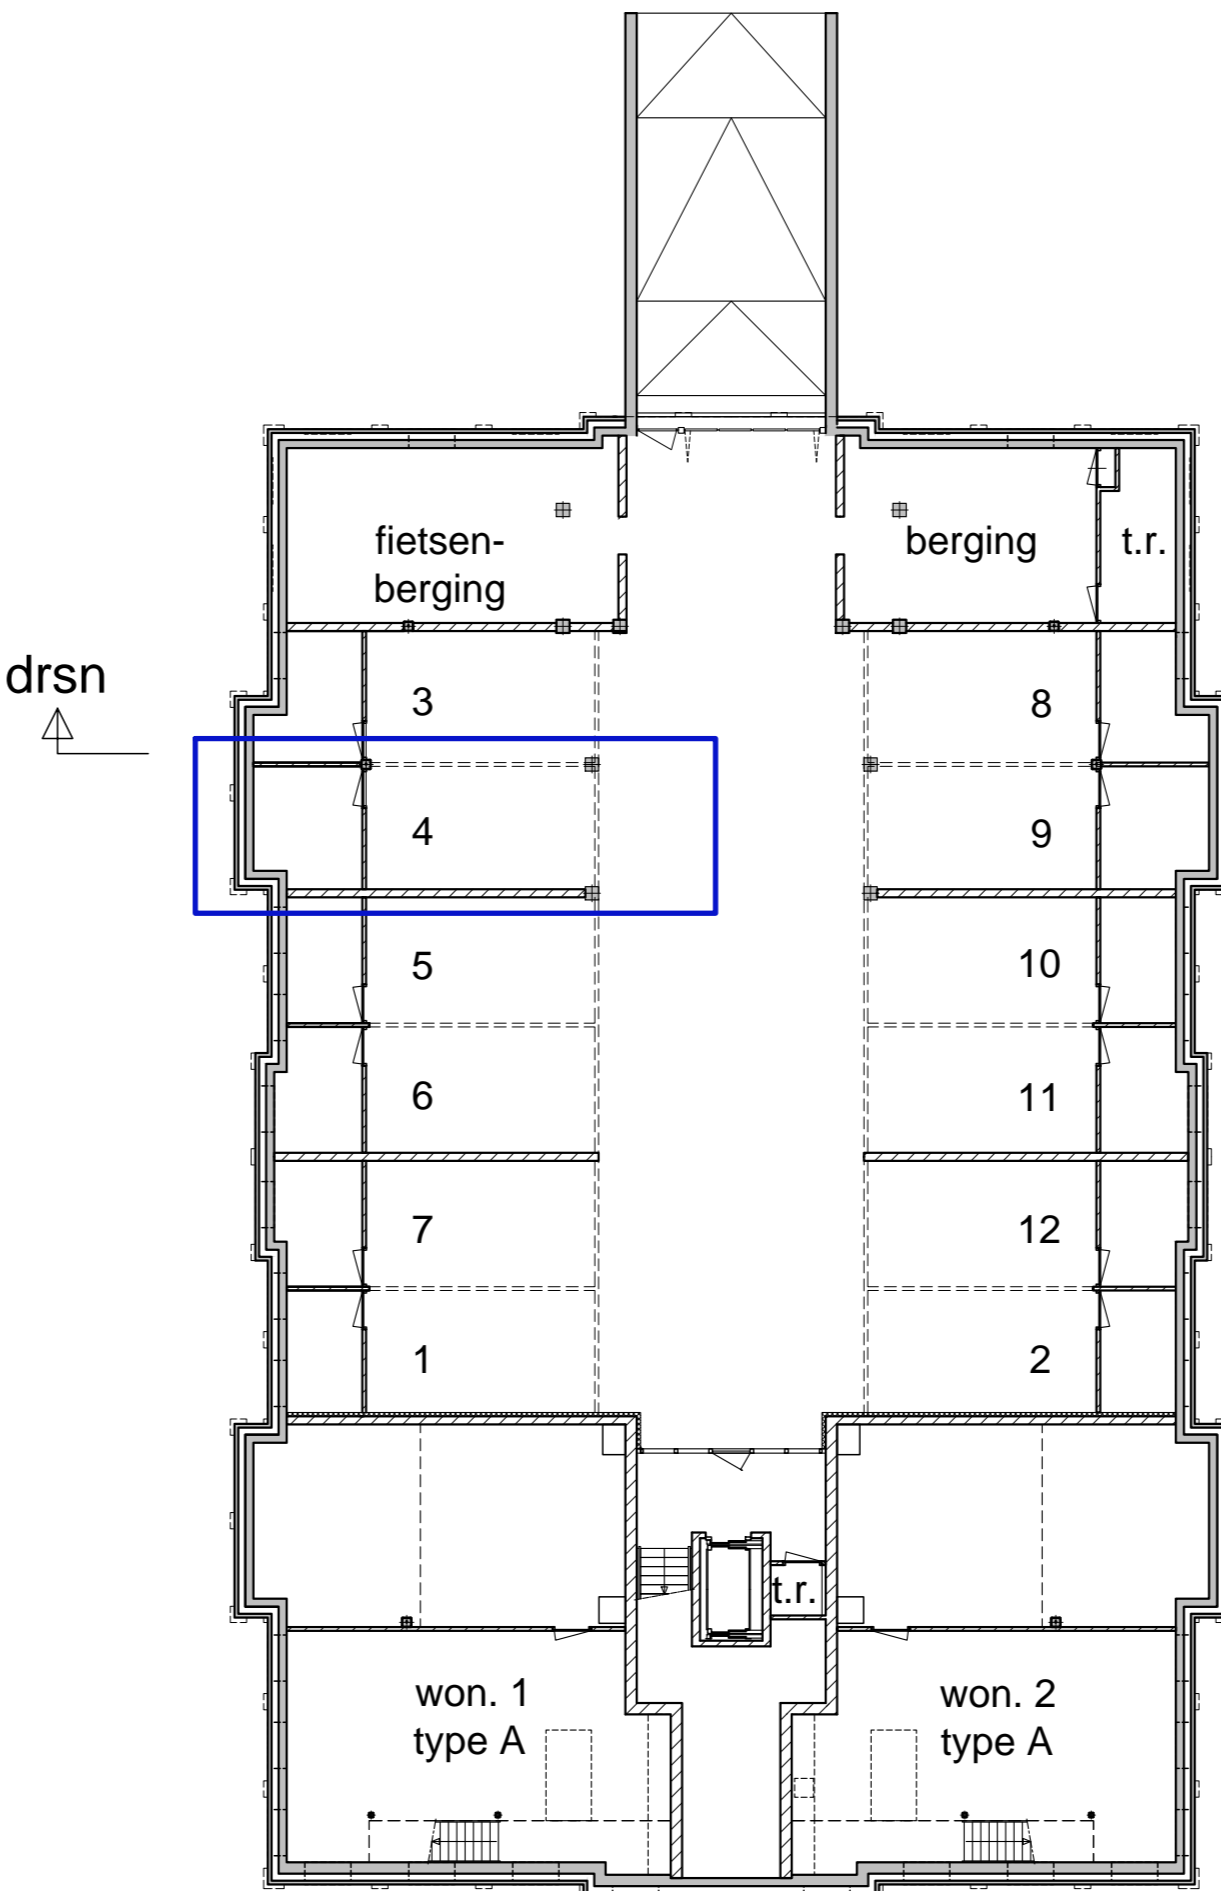

Laag 0
Schaal 1:200

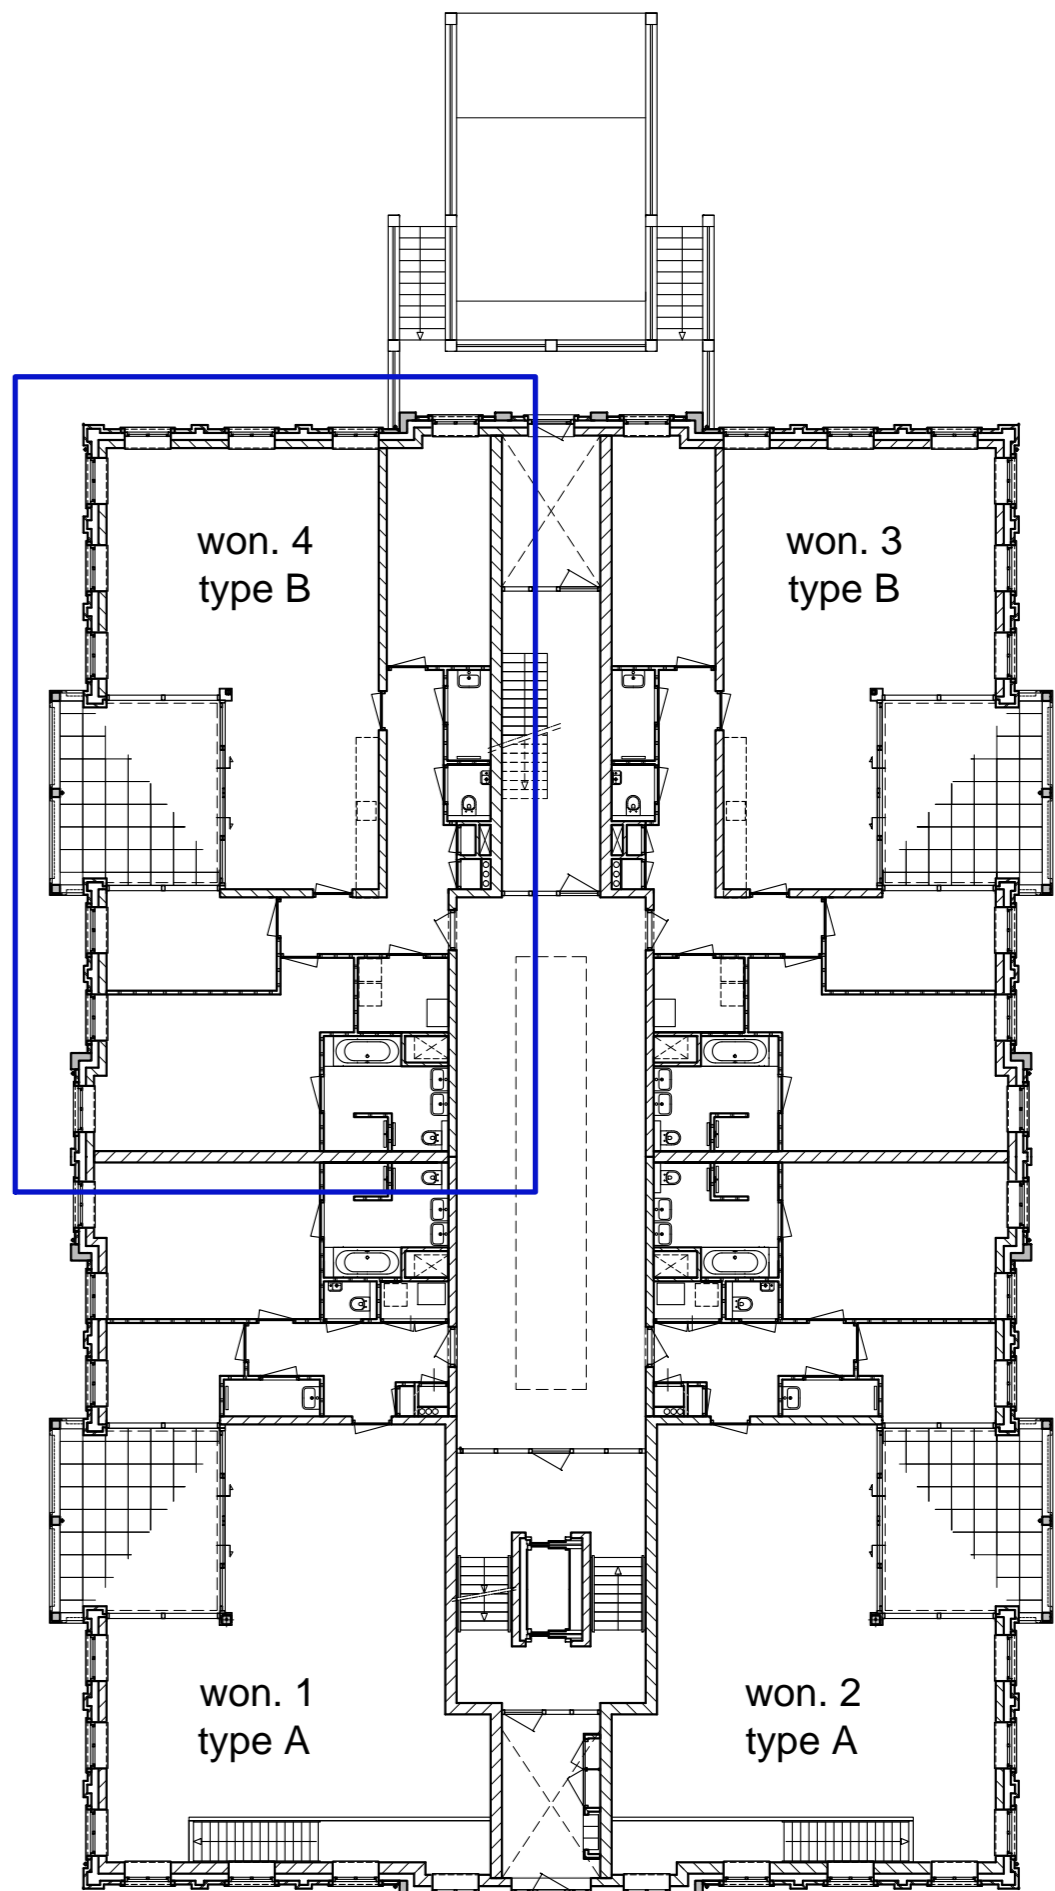

Laag 1
Schaal 1:200

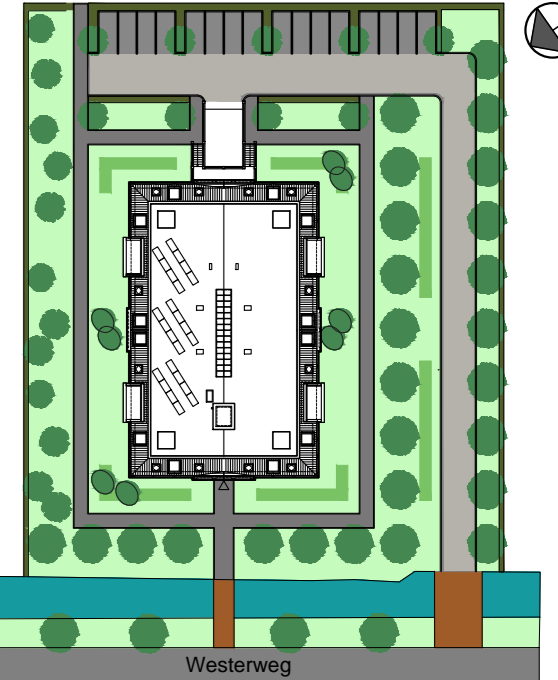

Situatie - 1:1000

Appartement 4

Fase: VERKOOPTTEKENING
Onderwerp: Appartement 4
Schaal: 1:50/1:100/1:200
Formaat: A0
Bladnummer: VK-04
Datum: 26-08-2019

Project:
Nieuwbouw 12 appartementen
Westerweg Purmerend

